


02 DEMOLICE SKLADU ELEKTROMATERIÁLU

PŮDORYS 0,000 m

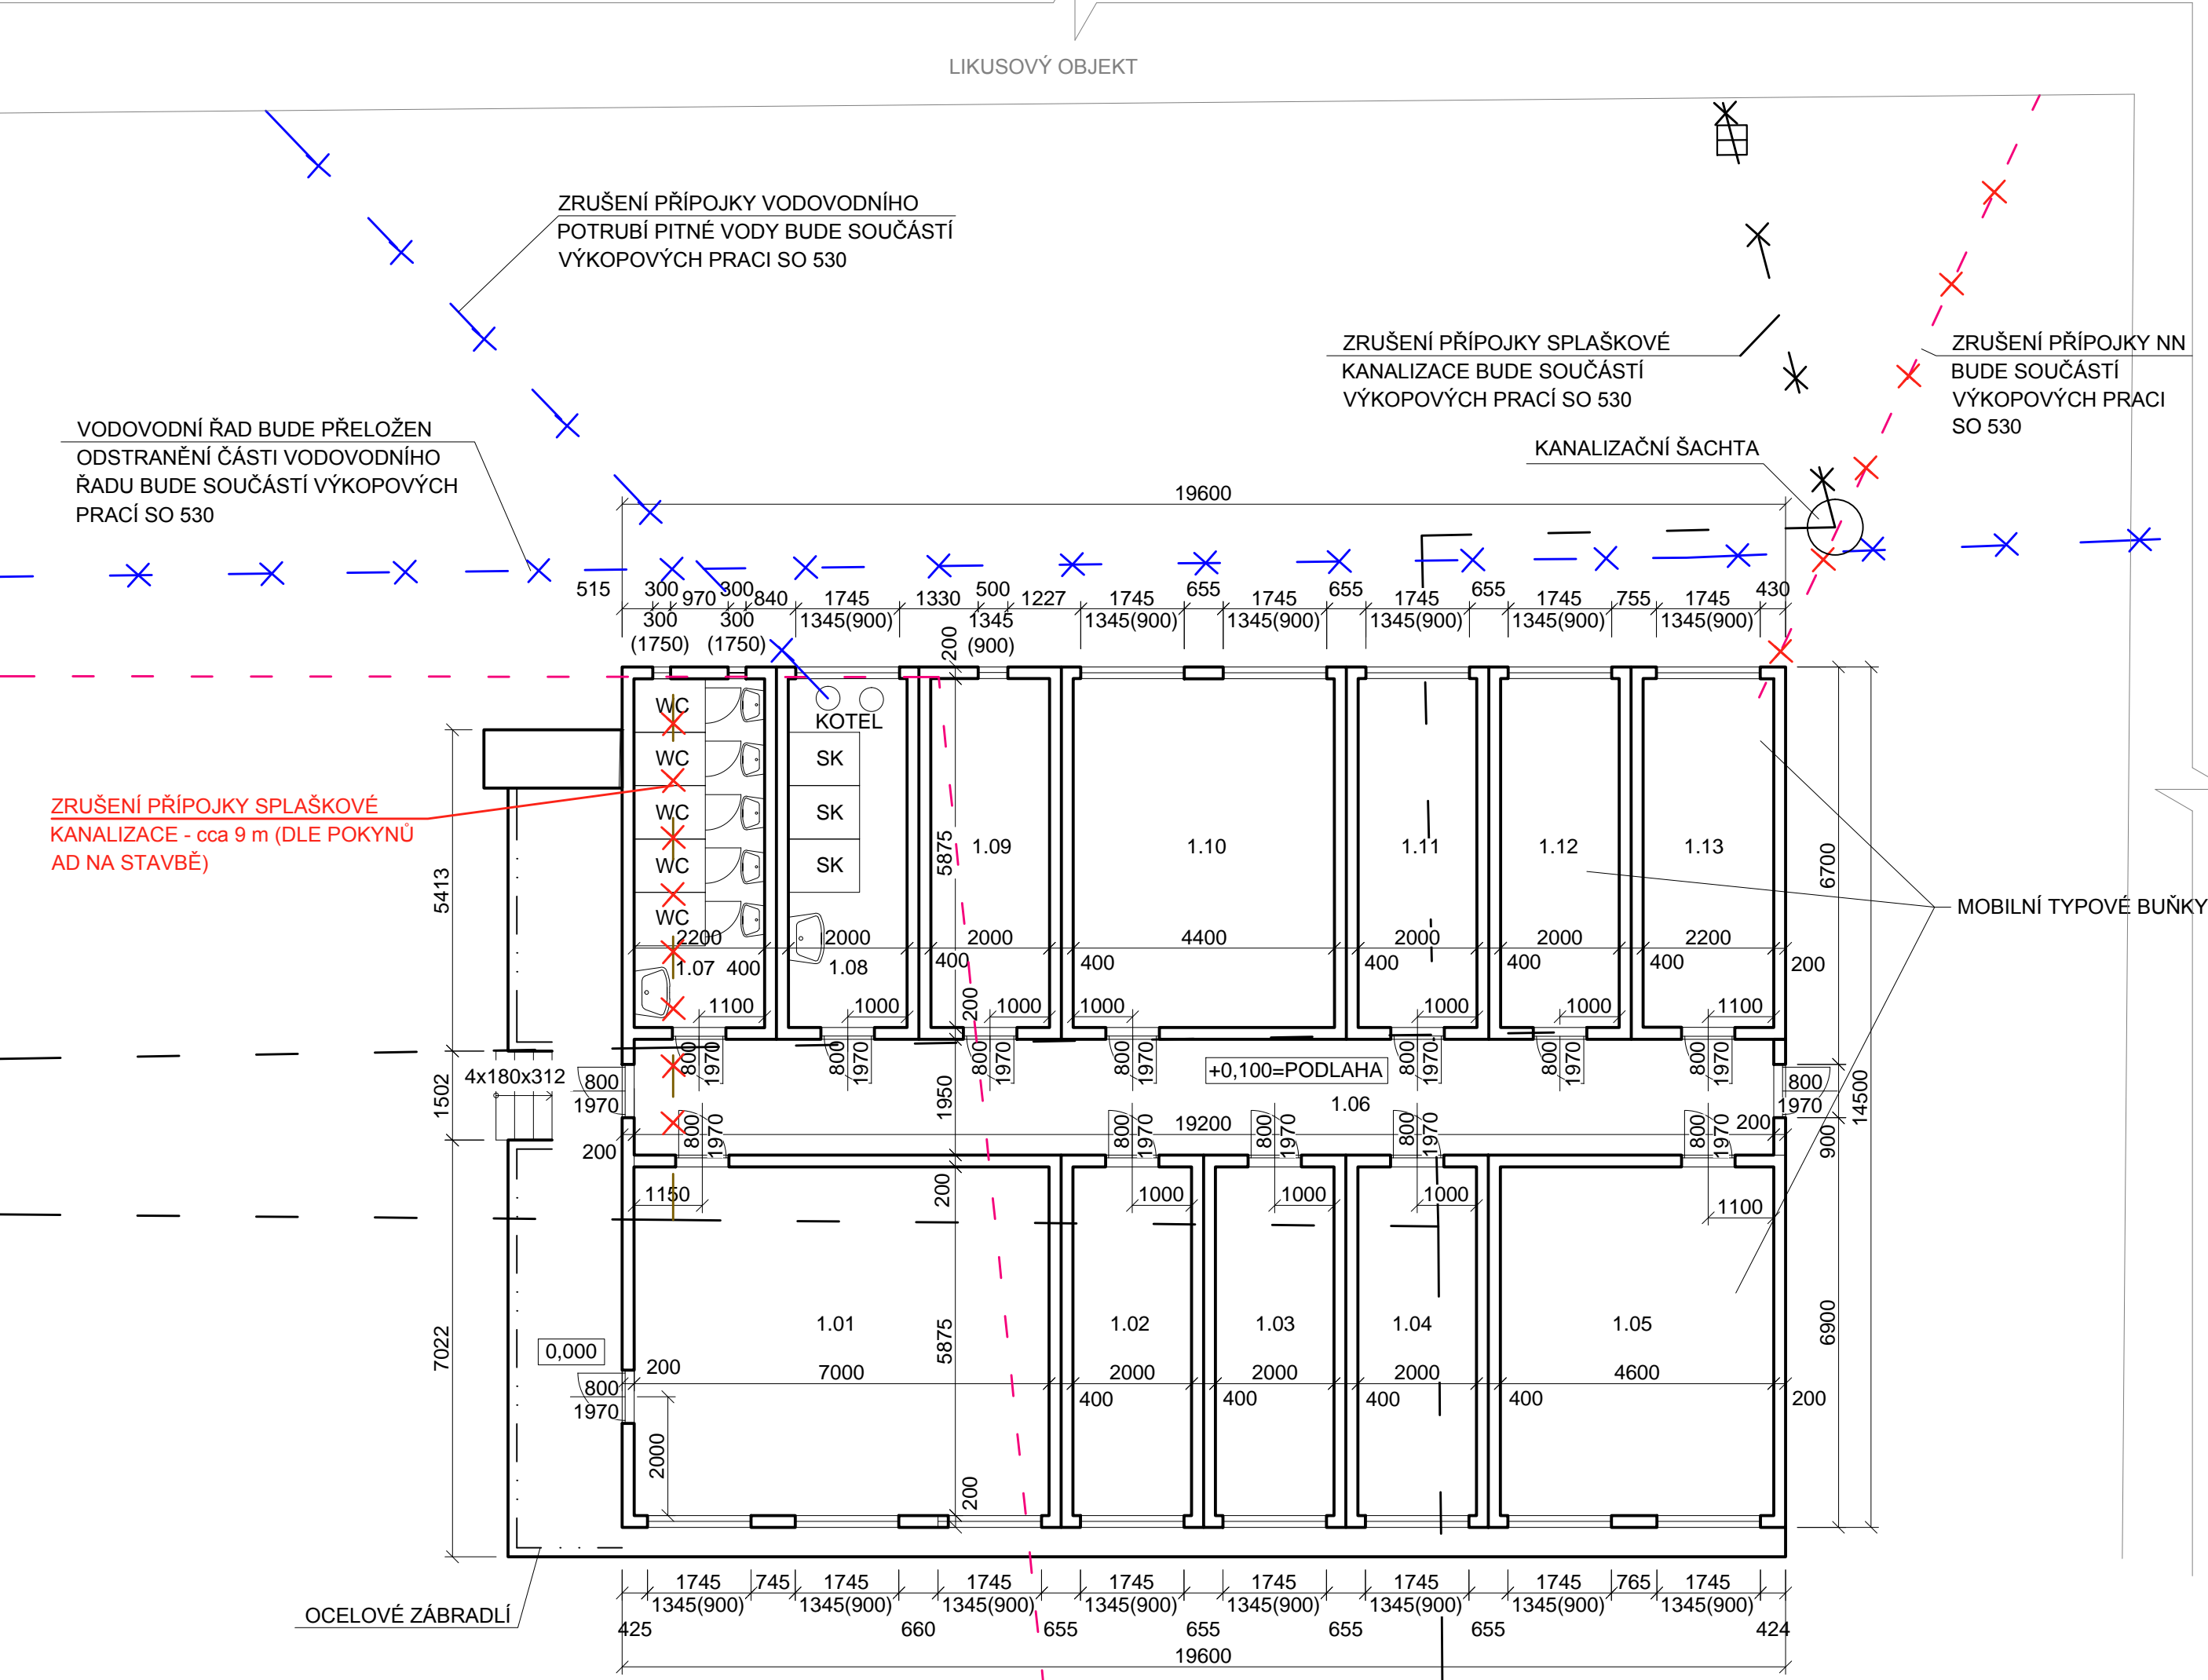


LEGENDA ČAR:

- STÁVAJÍCÍ VENKOVNÍ OSVĚTLENÍ
- ✕ ✕ ZRUŠENÍ PŘÍPOJKY NN BUDE SOUČÁSTÍ VÝKOPOVÝCH PRACÍ SO 530
- ✕ ✕ ZRUŠENÍ PŘÍPOJKY VODOVODNÍHO POTRUBÍ PITNÉ VODY BUDE SOUČÁSTÍ VÝKOPOVÝCH PRACÍ SO 530
- ✕ ✕ ZRUŠENÍ PŘÍPOJKY SPLAŠKOVÉ KANALIZACE - cca 9 m (DLE POKYNŮ AD NA STAVBĚ)
- ✕ ✕ VODOVODNÍ ŘAD BUDE PŘELOŽEN, ODSTRANĚNÍ ČÁSTI VODOVODNÍHO ŘADU BUDE SOUČÁSTÍ VÝKOPOVÝCH PRACÍ SO 530
- ✕ ✕ ZRUŠENÍ PŘÍPOJKY SPLAŠKOVÉ KANALIZACE BUDE SOUČÁSTÍ VÝKOPOVÝCH PRACÍ SO 530

LEGENDA MÍSTNOSTÍ 1.NP

| Č. | NÁZEV MÍSTNOSTI | PLOCHA (m²) | CELKEM (m²) | PODLAHY |
|------|----------------------------------|-------------|-------------|---------|
| 1.01 | MÍSTNOST SKLADNÍKA | 35.0 | 234.0 | PVC |
| 1.02 | SKLAD | 11.0 | | PVC |
| 1.03 | SKLAD ELEKTRO SOUČÁSTEK | 11.0 | | PVC |
| 1.04 | SKLAD ELEKTRO SOUČÁSTEK | 11.0 | | PVC |
| 1.05 | SKLAD | 28.0 | | PVC |
| 1.06 | CHODBA | 38.0 | | PVC |
| 1.07 | WC | 12.0 | | PVC |
| 1.08 | SPRCHY | 11.0 | | PVC |
| 1.09 | SKLAD ELEKTRO SOUČÁSTEK | 11.0 | | PVC |
| 1.10 | SKLAD DROBNÉ ELEKTRO - KABELY | 25.0 | | PVC |
| 1.11 | SKLAD DROBNÉ ELEKTRO - SVÍTLIDLA | 11.0 | | PVC |
| 1.12 | SKLAD ELEKTRO SOUČÁSTEK | 11.0 | | PVC |
| 1.13 | ŠATNA | 11.0 | | PVC |

KEY PLAN

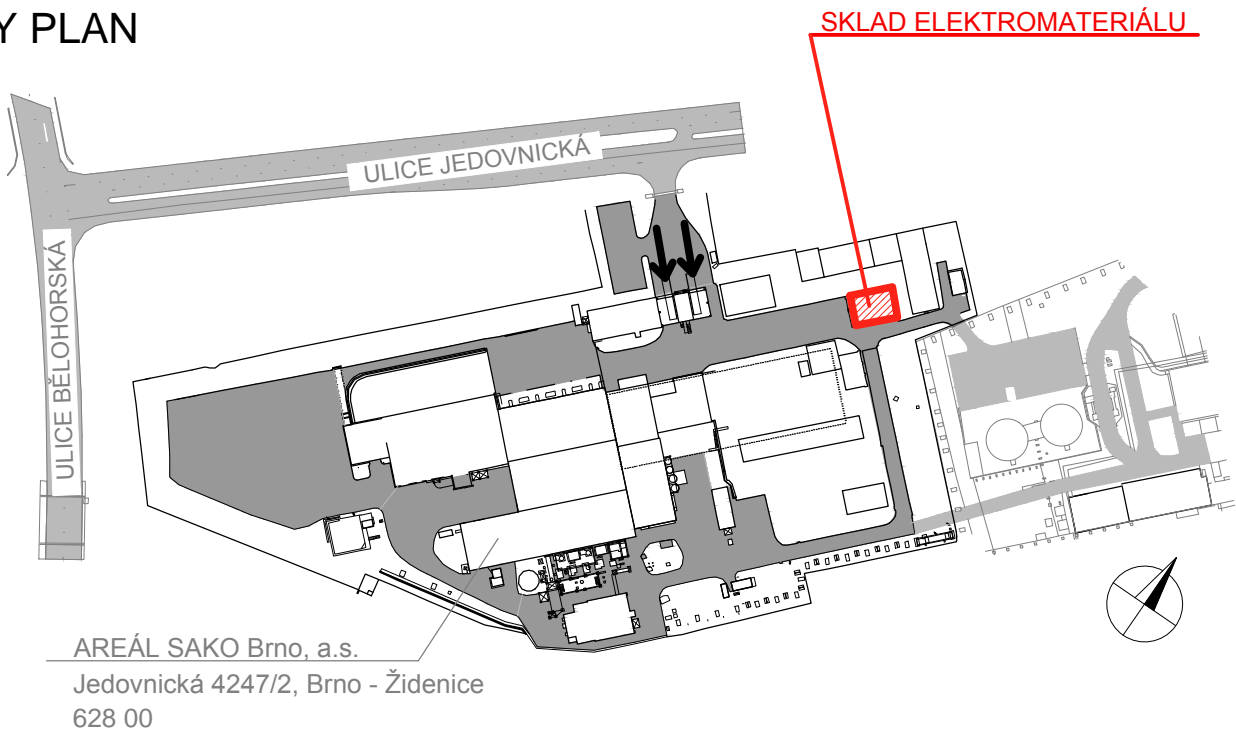

0,000 = STÁVAJÍCÍ ÚROVEŇ PODLAHY

SOUŘADNICOVÝ SYSTÉM JTSK, VÝŠKOVÝ SYSTÉM B.p.v.

DOKUMENTACE BOURACÍCH PRACÍ

OPTIMALIZACE POMOCNÝCH PROVOZŮ

| | | | | | | |
|--------------|--|--|-----------------|---|-------------|---------------|
| STAVBA | OPTIMALIZACE POMOCNÝCH PROVOZŮ | | INVESTOR STAVBY | SAKO Brno, a.s. Jedovnická 4247/2 628 00 Brno | | Č. VYHOTOVENÍ |
| MÍSTO STAVBY | SAKO Brno, a.s. Jedovnická 4247/2, Brno | | JMÉNO | | | REVIZE ČÍSLO |
| | | | DATUM | | | |
| | | | PODPIS | PROJEKTANT | KONTROLOVAL | |

| | | | | | |
|--|----------|---|-----------------|-----------------|-----------------|
| STUPEŇ PD: | DPS | JMÉNO | Ing. P.Otápková | Ing. J. Novotný | Ing. P.Otápková |
| ZAK.ČÍSLO: | 21-03-01 | DATUM | 02/2021 | 02/2021 | 02/2021 |
| MĚŘÍTKO: | 1:100 | PODPIS | | | |
| | | | PROJEKTANT | KONTROLOVAL | VED. PROJEKTANT |
| ALEF BRNO spol. s r.o. Smetanova 3 602 00 BRNO IČO: 469 81 594 tel./fax: 00420 541249171 e-mail: info@alefbrno.cz | | NÁZEV VÝKR. 02 DEMOLICE SKLADU ELEKTROMATERIÁLU PŮDORYS 0,000 m | | | |
| | | ČÍSLO VÝKR. 21-03-01-0002-00-006 | | ČÁST: | |