


02 DEMOLICE SKLADU ELEKTROMATERIÁLU  
SITUACE

SKLAD  
ELEKTROMATERIÁLU  
p.č. 7884/77

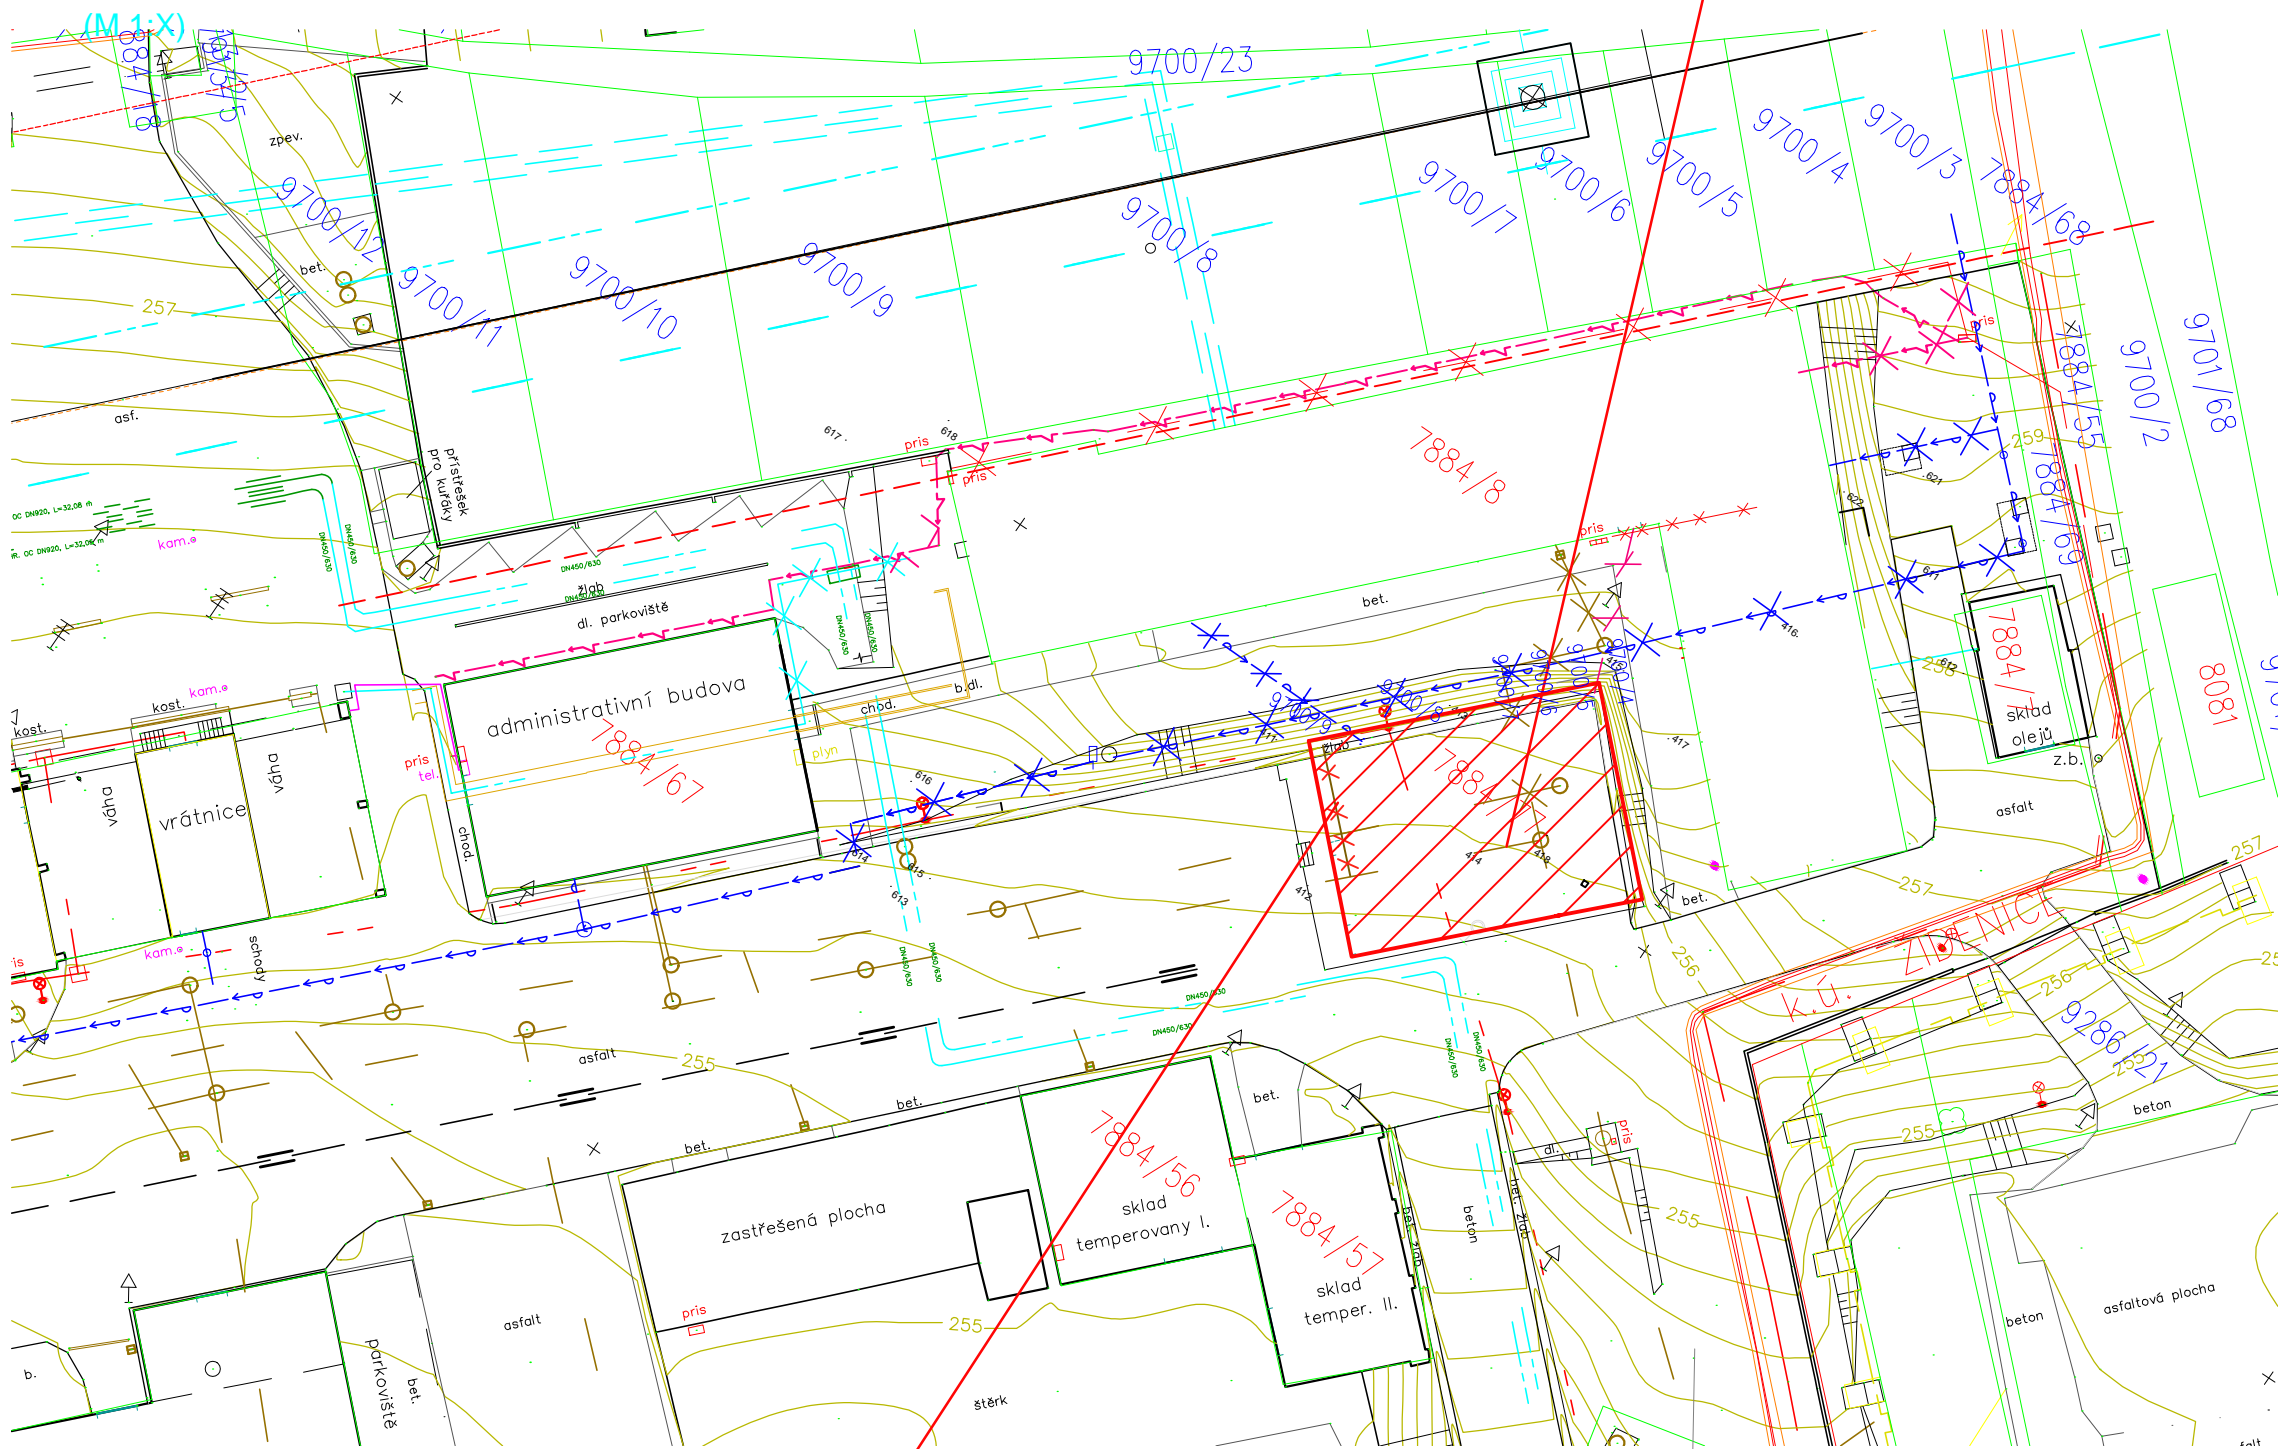


ZRUŠENÍ PŘÍPOJKY SPLAŠKOVÉ  
KANALIZACE - cca 9 m (DLE POKYNŮ  
AD NA STAVBĚ

Areál SAKO Brno, a.s.  
Jedovnická 4247/2, 628 00 Brno

LEGENDA INŽENÝRSKÝCH SÍTÍ

- NADZEMNÍ PLYNOVOD
- VEDENÍ EL. VÝKONU
- PODZEMNÍ VEDENÍ 22V
- NADZEMNÍ VEDENÍ VN
- OCHRANNÉ PÁSMO
- NADZEMNÍ VEDENÍ VVN - KRAJNÍ VODIČ
- PŘÍPOJKA NN
- VENKOVNÍ OSVĚTLENÍ
- SILOVÝ KABEL - TEPLÁRNÝ
- VODOVODNÍ POTRUBÍ PITNÉ VODY
- POŽÁRNÍ A UŽITKOVÝ VODOVOD
- CIRKULAČNÍ VODOVOD
- VODOVOD Z HLAVNÍHO VRTU
- PODZEMNÍ TELEFONÍ VEDENÍ
- DEŠŤOVÁ KANALIZACE
- SPLAŠKOVÁ KANALIZACE
- VÝTLAČNÉ POTRUBÍ Z RET. NÁDRŽE
- PRŮMYSLOVÁ KANALIZACE (POTRUBÍ SLANÝCH VOD)
- POTRUB. KANÁL SPALOVNA - ZETOR
- CHRÁNIČKA TECHNICKÝCH SÍTÍ BRNO
- POPÍLKOVÉ CESTY
- POTRUBÍ END PRODUKTU
- POTRUBÍ STLAČENÉHO VZDUCHU
- PAROVOD (NADZEMNÍ)
- POTRUBÍ KONDENZÁTU (NADZEMNÍ)
- POTRUBÍ KONDENZÁTU (PODZEMNÍ)
- TEPLOVOD NADZEMNÍ
- TEPLOVOD PODZEMNÍ
- HORKOVOD PODZEMNÍ
- KOLEKTOR
- OPLOCENÍ
- ŽELEZNICE
- HYDRANT
- RUŠENÁ INŽENÝRSKÁ SÍŤ SOUČÁST VÝKOPOVÝCH PRACÍ SO530
- ZRUŠENÍ PŘÍPOJKY SPLAŠKOVÉ KANALIZACE - cca 9 m (DLE POKYNŮ AD NA STAVBĚ)

POZNÁMKA:  
VŠECHNY RUŠENÉ PODZEMNÍ INŽENÝRSKÉ SÍTĚ BUDOU  
SOUČÁSTÍ VÝKOPOVÝCH PRACÍ SO 530, KROMĚ ZRUŠENÍ  
PŘÍPOJKY SPLAŠKOVÉ KANALIZACE cca 9m.

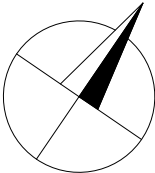

DOKUMENTACE BOURACÍCH PRACÍ  
OPTIMALIZACE POMOCNÝCH PROVOZŮ

STAVBA OTPIMALIZACE POMOCNÝCH PROVOZŮ	INVESTOR STAVBY <b>SAKO</b> SAKO Brno, a.s. Jedovnická 4247/2 628 00 Brno		Č. VYHOTOVENÍ
	MÍSTO STAVBY SAKO Brno, a.s. Jedovnická 4247/2, Brno	JMÉNO DATUM PODPIS PROJEKTANT KONTROLOVAL	REVIZE ČÍSLO

STUPEŇ PD: DPS	JMÉNO Ing. P.Otépková	Ing. J. Novotný	Ing. P.Otépková
ZAK.ČÍSLO: 21-03-01	DATUM 02/2021	02/2021	02/2021
MĚŘÍTKO: 1:500	PODPIS	PROJEKTANT	KONTROLOVAL
VED. PROJEKTANT			
NÁZEV VÝKR. 02 DEMOLICE SKLADU ELEKTROMATERIÁLU SITUACE		ČÁST:	
ALEF BRNO spol. s r.o. Smetanova 3 602 00 BRNO IČO: 469 81 594 tel./fax: 00420 541249171 e-mail: info@alefbrno.cz		ČÍSLO VÝKR. 21-03-01-0002-00-004	