


ZASOBNÍK ODPADU

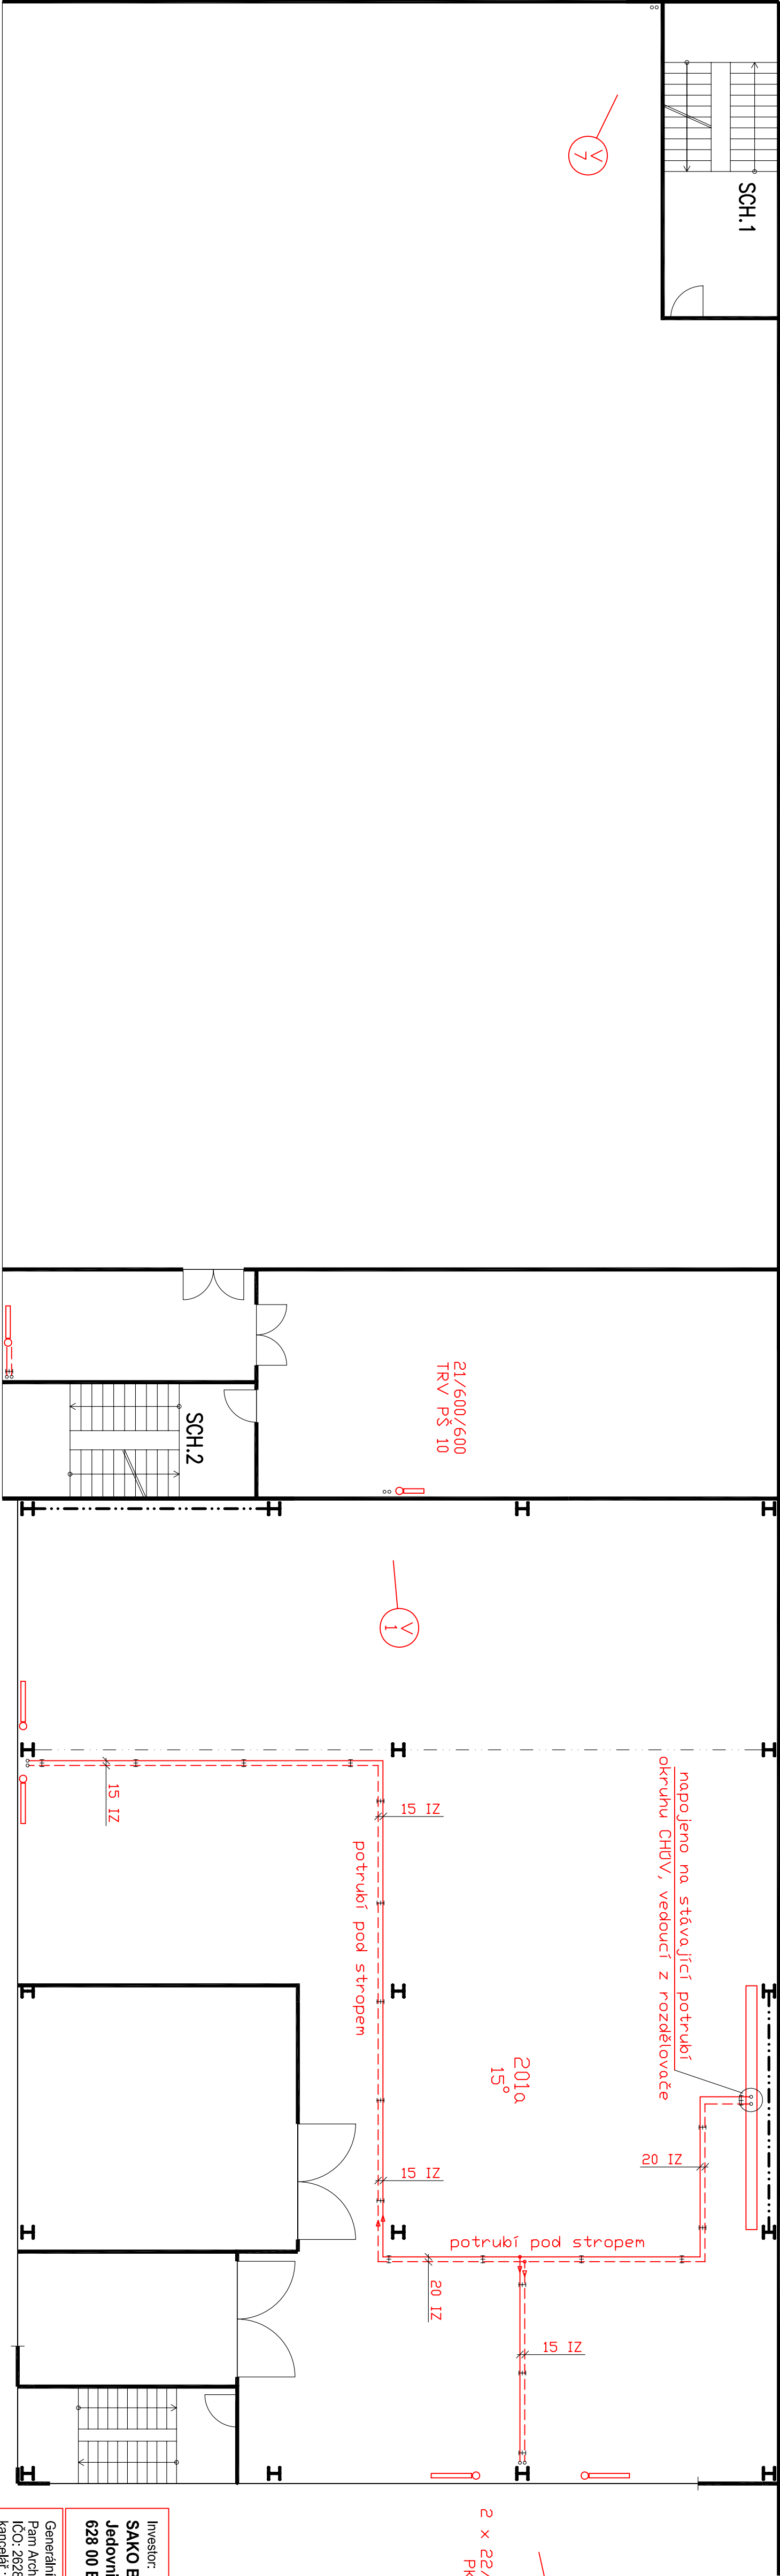

CH 2
2 x 22/600/1000
PK PŠ 15

Investor: SAKO Brno a.s. Jedovnická 2 628 00 Brno		Zpracoval dluh: Ing. Petr Palčík		Profese: VYTÁPĚNÍ	
Generální projektant : Pam Arch s.r.o. IČO: 26289491, DIČ: CZ26289491 Kancelář : Ječná 29a, 621 00 Brno Tel. : +420 541 634 522 Fax: +420 541 634 426 E-mail: e-mail: info@pamarch.cz, http:// www.pamarch.cz		Odpovědný projektant dluh: Ing. Petr Palčík		Vyracoval : Ing. Petr Palčík	
Hlavní inženýr projektu : Ing.Arch. ROBERT ŠEVČÍK		Vedoucí projektant : Ing. ANDREJ SMATANA		Spolupráce: Ing.Arch. JIŘÍ ŠEVČÍK	
Akce: REKONSTRUKCE TOPENÍ		Zakázkové číslo: 0787		Pate: 02/2013	
Objekt: OBJEKT ROZVODEN + CHÚV		Datum: 02/2013		Formát: 4 x A4	
Obsah: půdorys 2. N.P.		Stupeň: DPS		Měřítko: 1 : 100	
				Číslo přílohy: T-3	