


DSO 022.1 CHRÁNIČKA PRO KABEL 6 kV  
PREFABRIKOVANÁ ŠACHTA 1:10

PŮDORYS  
ŠACHTA 2

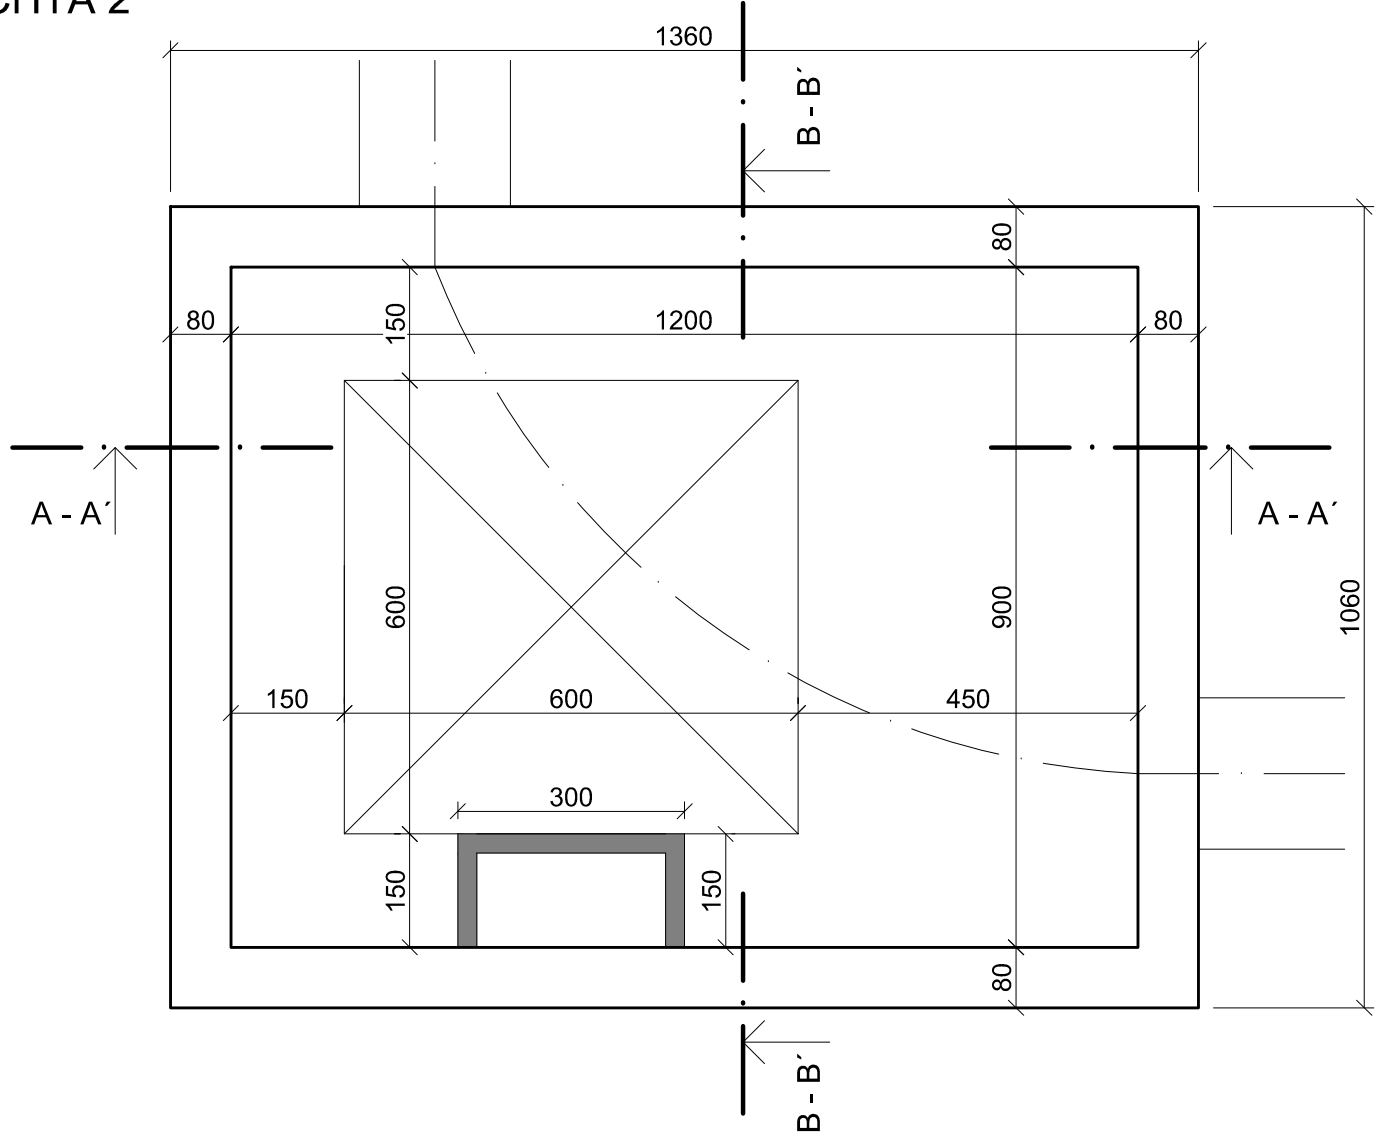

ŘEZ A - A'

+252,60, (+252,24)

POKLOP V RÁMU  
(ZATĚŽOVACÍ TŘÍDY B)

ZÁMKOVÁ DLAŽBA

ZÁKRYTOVÁ DESKA

ŠACHTOVÉ SKRUŽE

PE CHRÁNIČKA D 200

ŠACHTOVÉ DNO

PODKLADNÍ BETON  
C10/12 tl. 100 mm

POKLOP V RÁMU  
(ZATĚŽOVACÍ TŘÍDY B)

ŘEZ B - B' +252,60, (+252,24)

ZÁKRYTOVÁ DESKA

ŠACHTOVÁ SKRUŽ


PE CHRÁNIČKA D 200

ŠACHTOVÉ DNO

PODKLADNÍ BETON  
C10/12 tl. 100 mm

POZNÁMKA :

VÝŠKOVÉ KÓTY V ZÁVORCE PLATÍ PRO PREFABRIKOVANOU ŠACHTU 1

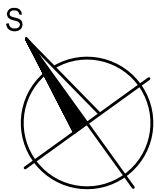

SOUŘADNICOVÝ SYSTÉM JTSK, VÝŠKOVÝ SYSTÉM B.p.v.

OPTIMALIZACE POMOCNÝCH PROVOZŮ

STAVBA	OPTIMALIZACE POMOCNÝCH PROVOZŮ			INVESTOR STAVBY	SAKO Brno, a.s. Jedovnická 4247/2 628 00 Brno		Č. VYHOTOVENÍ
MÍSTO STAVBY	SAKO Brno, a.s. Jedovnická 4247/2, Brno			JMÉNO			REVIZE ČÍSLO
				DATUM			
				PODPIS			
					PROJEKTANT	KONTROLOVAL	

STUPEŇ PD: DPS	JMÉNO: M. Mach	Ing. J. Novotný	Ing. P. Otěpková
ZAK. ČÍSLO: 21-03-01	DATUM: 07/2021	07/2021	07/2021
MĚŘÍTKO: 1:10	PODPIS: PROJEKTANT	KONTROLOVAL	VED. PROJEKTANT
NÁZEV VÝKR. DSO 022.1 CHRÁNIČKA PRO KABEL 6 kV PREFABRIKOVANÁ ŠACHTA			
ČÍSLO VÝKR. 21-03-01-DSO022.1-00-006			ČÁST: D.1

ALEF BRNO spol. s r.o.  
Smetanova 3  
602 00 BRNO  
IČO: 469 81 594  
tel./fax: 00420 541249171  
e-mail: info@alefbrno.cz