


DSO 011.1 HORKOVOD
SITUACE

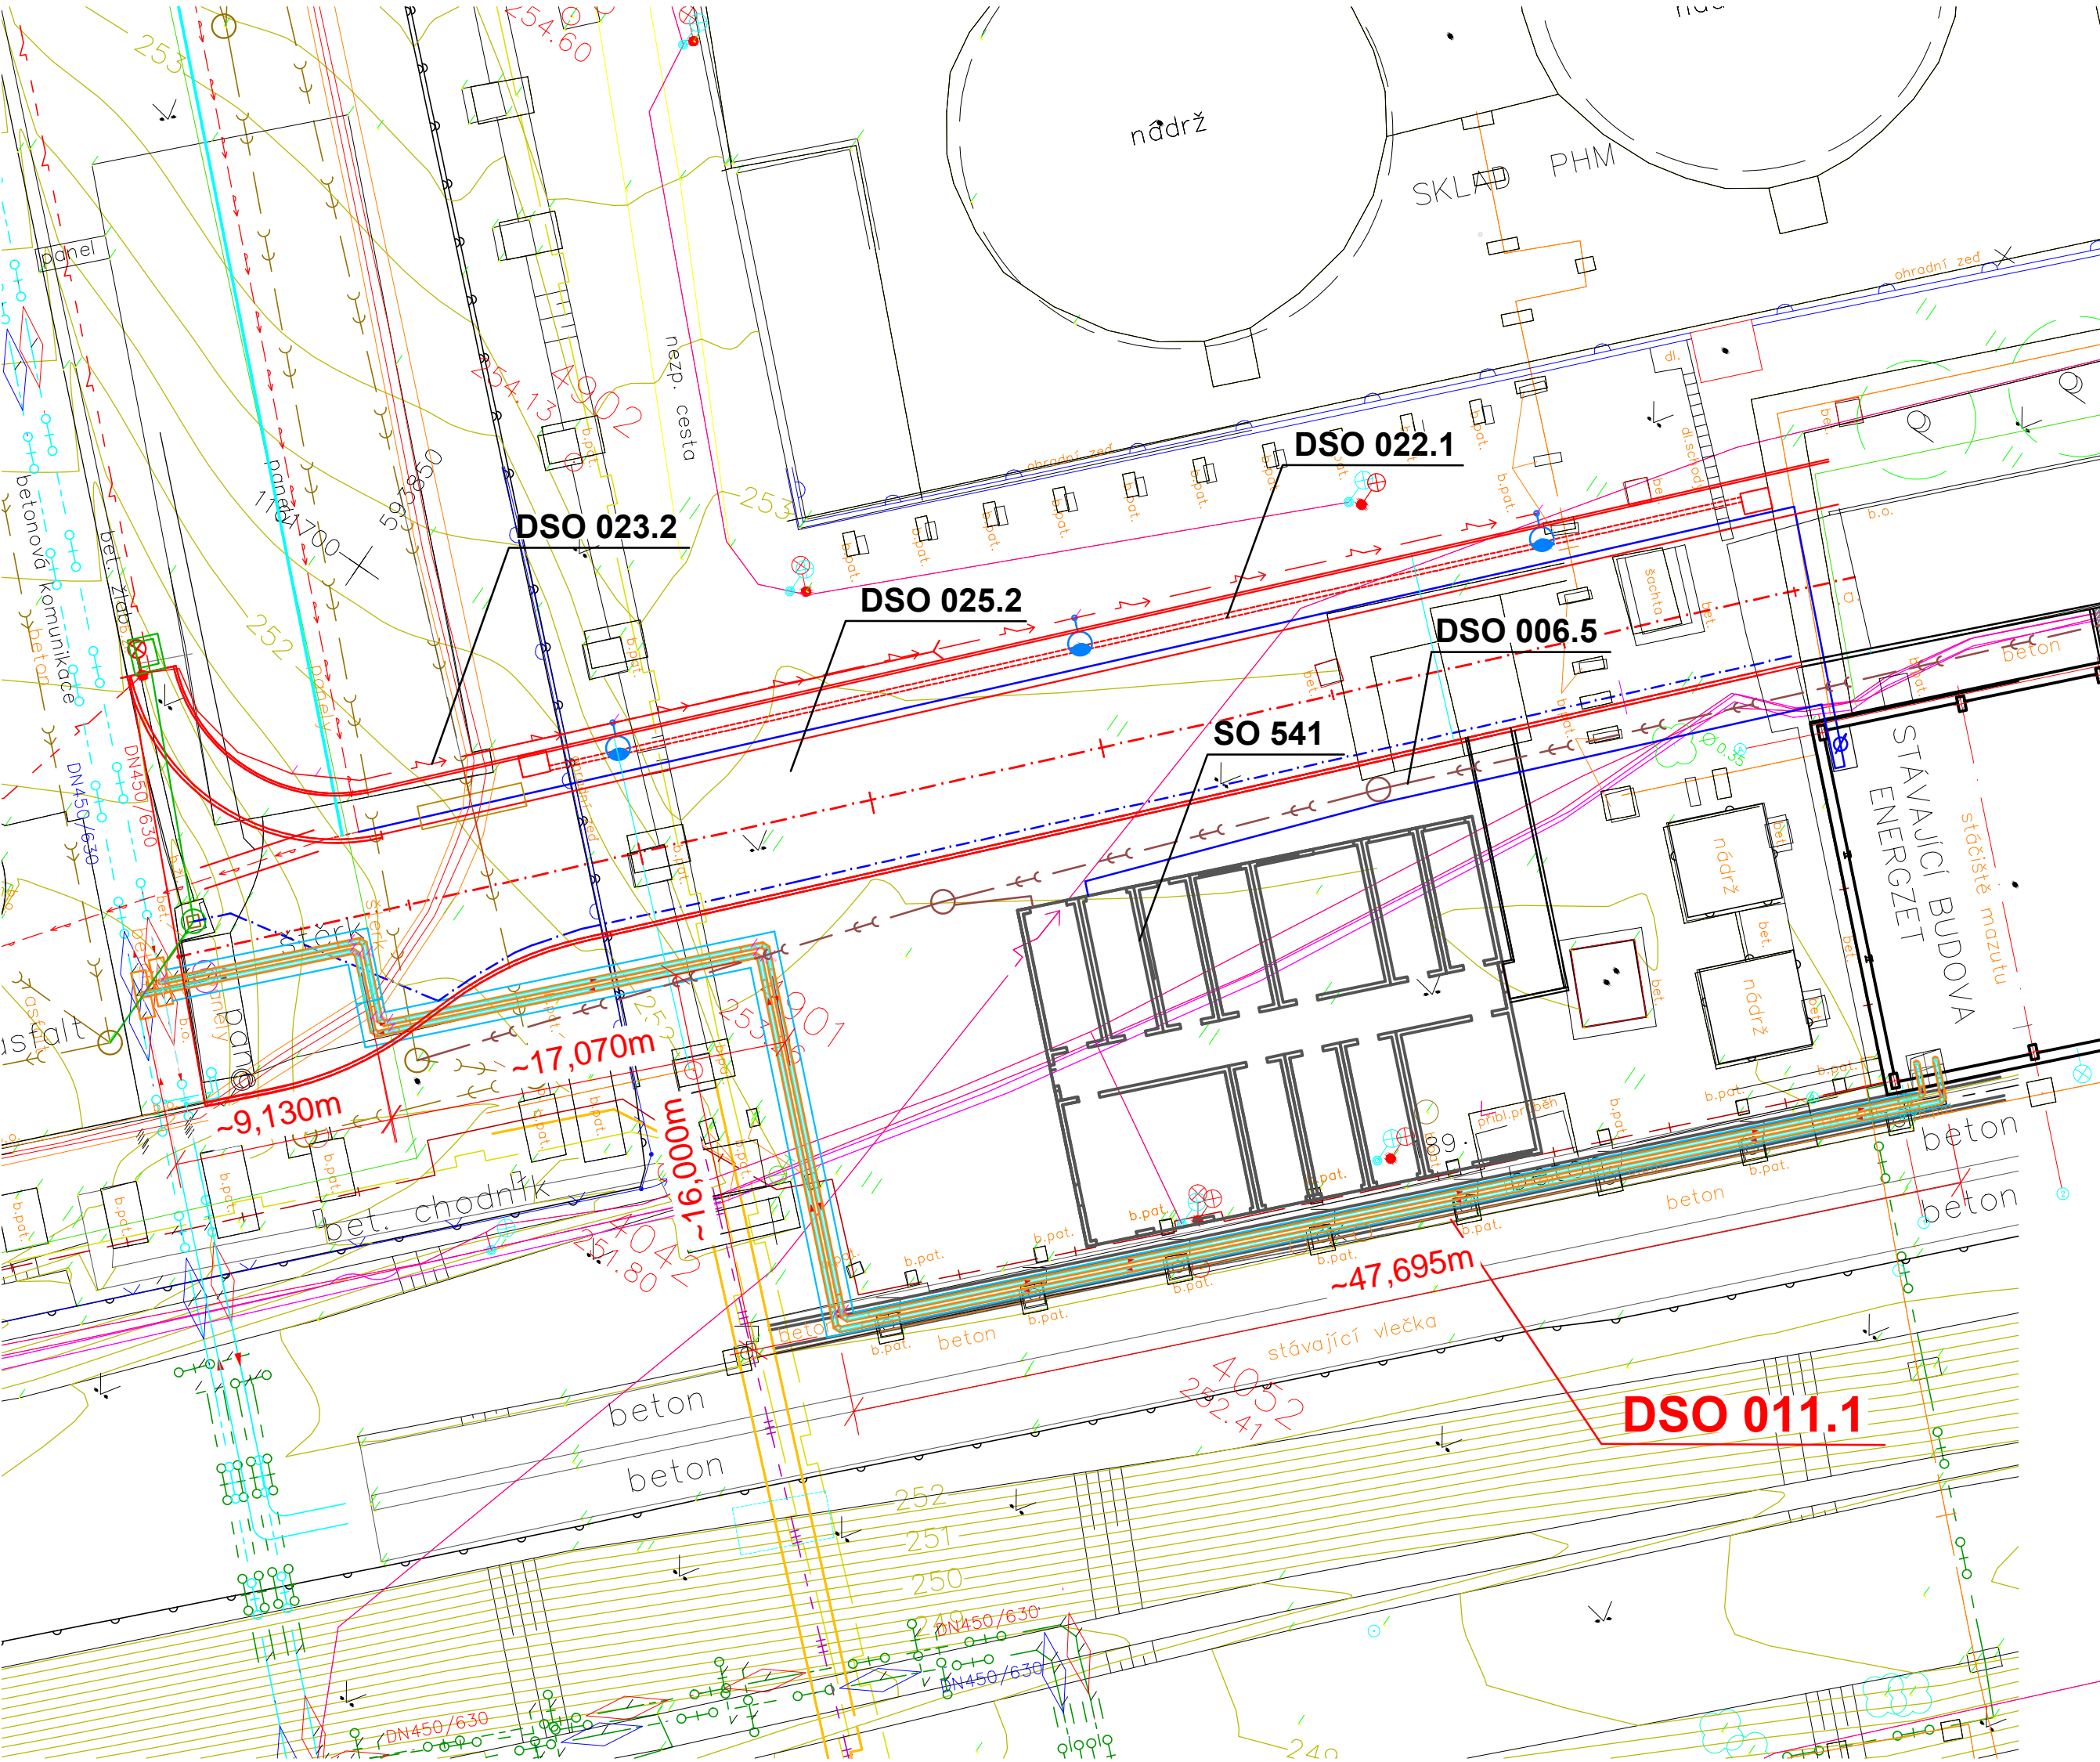

LEGENDA INŽENÝRSKÝCH SÍTÍ

- STÁVAJÍCÍ SÍŤ
- STÁVAJÍCÍ KABELY NN, SDĚLOVACÍ - NEFUNKČNÍ
 - DSO 004.2 PŘÍPOJKA KANALIZACE OBJEKTU SO 541
 - KABELY E-ON
 - DEŠŤOVÁ KANALIZACE
 - SPLAŠKOVÁ KANALIZACE
 - SILOVÉ VEDENÍ NN
 - POTRUBÍ KONDENZÁTU (NADZEMNÍ)
 - TEPLOVOD NADZEMNÍ
 - TEPLOVOD PODZEMNÍ
 - OPLOCENÍ
 - ŽELEZNICE

- NOVĚ NAVRŽENÉ SÍŤ
- DSO 011.1 HORKOVOD
 - DSO 022.1 CHRÁNIČKA PRO KABEL 6kV
 - DSO 006.5 PŘÍPOJKA VODOVODU OBJEKTU SO 541
 - DSO 023.2 VENKOVNÍ OSVĚTLENÍ
 - POŽÁRNÍ VODOVOD

LEGENDA OBJEKTŮ

- DSO 025.2 SPOJOVACÍ KOMUNIKACE Z PŮVODNÍHO AREÁLU ENERGZET SERVIS a.s.
SO 541 BUŇKY CNIM
DSO 011.1 HORKOVOD
DSO 022.1 CHRÁNIČKA PRO KABEL 6kV
DSO 006.5 PŘÍPOJKA VODOVODU OBJEKTU SO 541
DSO 023.2 VENKOVNÍ OSVĚTLENÍ

SOUŘADNICOVÝ SYSTÉM JTSK, VÝŠKOVÝ SYSTÉM B.p.v.

OPTIMALIZACE POMOCNÝCH PROVOZŮ[®]

STAVBA	INVESTOR STAVBY			Č. VYHOTOVENÍ
OPTIMALIZACE POMOCNÝCH PROVOZŮ	SAKO Brno, a.s. Jedovnická 4247/2 628 00 Brno			
MÍSTO STAVBY	JMÉNO			REVIZE ČÍSLO
SAKO Brno, a.s. Jedovnická 4247/2, Brno	DATUM			
	PODPIS			
		PROJEKTANT	KONTROLOVAL	

STUPEŇ PD: DPS	JMÉNO	Babáčková	Ing. Z. Mališka	Ing. P. Otépková
ZAK. ČÍSLO: 21-03-01	DATUM	07/2021	07/2021	07/2021
MĚŘÍTKO: 1:250	PODPIS			
		PROJEKTANT	KONTROLOVAL	VED. PROJEKTANT
ALEF BRNO spol. s r.o. Smetanova 3 602 00 BRNO IČO: 469 81 594 tel./fax: 00420 541249171 e-mail: info@alefbrno.cz	NÁZEV VÝKR. DSO 011.1 HORKOVOD SITUACE			
	ČÍSLO VÝKR. 21-03-01-DSO011.1-00-004			ČÁST: D.1